


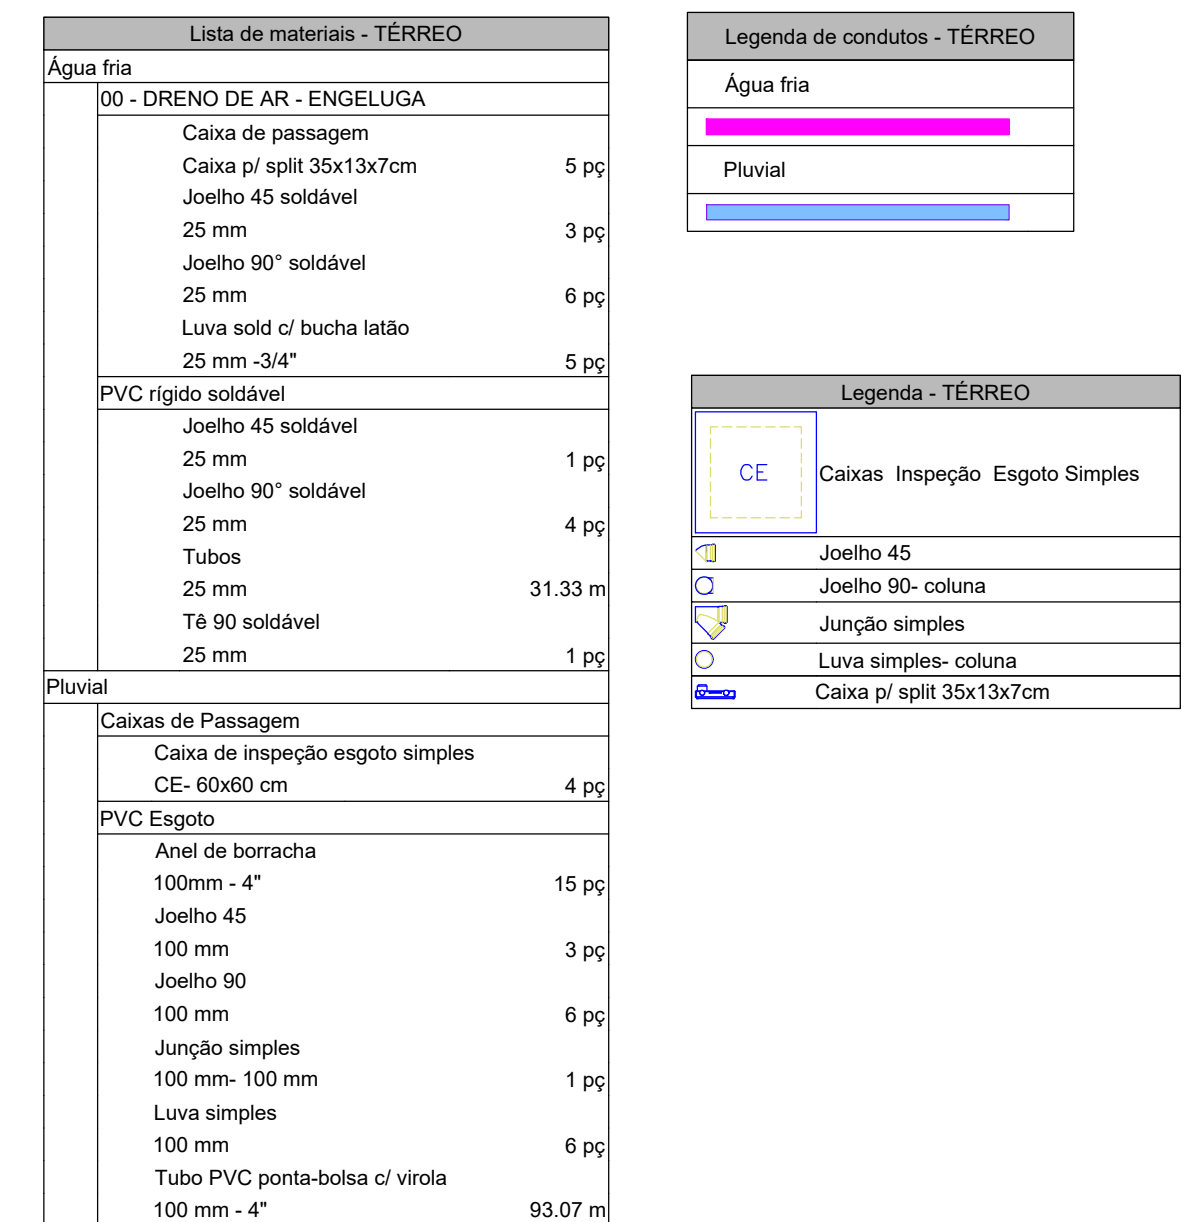

2 PLANTA BAIXA - COBERTURA
ESCALA 1:50

Lista de materiais - COBERTURA		
Pluvial	Calha metálica	
	Calha retangular 150 mm x 150 mm	43.92
	PVC Esgoto	
	Anel de borracha 100mm - 4"	12 p
	Joelho 90 100 mm	12 p
	Tubo PVC ponta-bolsa c/ virola 100 mm - 4"	3.18

Legenda - COBERTURA	
	Joelho 90- coluna

Legenda de condutos - COBERTURA
Calha

APROVAÇÃO



PREFEITURA MUNICIPAL DE RIBAS DO RIO PARDO

OBRA

REFORMA DA ESCOLA MUNICIPAL USINA DO MIMOSO (POLO)

LOCAL
R. JOSÉ DOS SANTOS - S/N, B. VILA NOVA, RIBAS DO RIO PARDO/MS

RESPONSÁVEL TÉCNICO P/ PROJETO

COSME PEREIRA LISBOA CAMPOS

CREA nº 63.720/MS

DIRETOR
JOÃO ALFREDO DANIEZE
CNPJ 03.501.541/0001-91

DISCIPLINA PROJETO DE MANEJO DE ÁGUAS PLUVIAIS

CONTEÚDO

PLANTA BAIXA

FOLHA

1/1

ESCALA

Como indicado

DATA	SETEMBRO/2023
------	---------------

CONVÊNIO
00000/C

COORDENADAS 20°26'45.91"S
50°15'51.04"O